


LEGENDA MÍSTNOSTÍ:

č.	MÍSTNOST	OSVĚTL. [Lx]
3.01	HERNA	500
3.02	TERASA	-

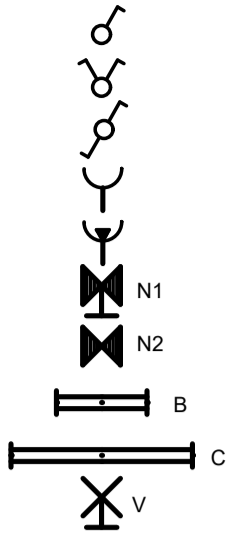

SPÍNAČ č.1

SÉRIOVÝ PŘEPÍNAČ č.5

STŘÍDAVÝ PŘEPÍNAČ č.6

ZÁSUVKA JEDNONÁSOBNÁ 2P+PE

ZÁSUVKA 2P + PE, OCHRANA PROTI PŘEPĚTÍ


NOUZOVÉ LED SVÍTIDLO, PŘISAZENÉ, 2W, 1h

NOUZOVÉ LED SVÍTIDLO, PŘISAZENÉ, 2W, 1h

SVÍTIDLO LED PŘISAZENÉ, 34W, 4100lm, 3000K - NAPŘ. MODUS QN2A600/700ND

SVÍTIDLO LED PŘISAZENÉ / ZÁVĚSNÉ, 54W, 5600lm, 4000K, UGR<19 - NAPŘ. MODUS QN3C600/1050ND

SVÍTIDLO LED KRUHOVÉ, NÁSTĚNNÉ, 19W, 1800lm, 4000K - NAPŘ. MODUS BC1500KO3ND

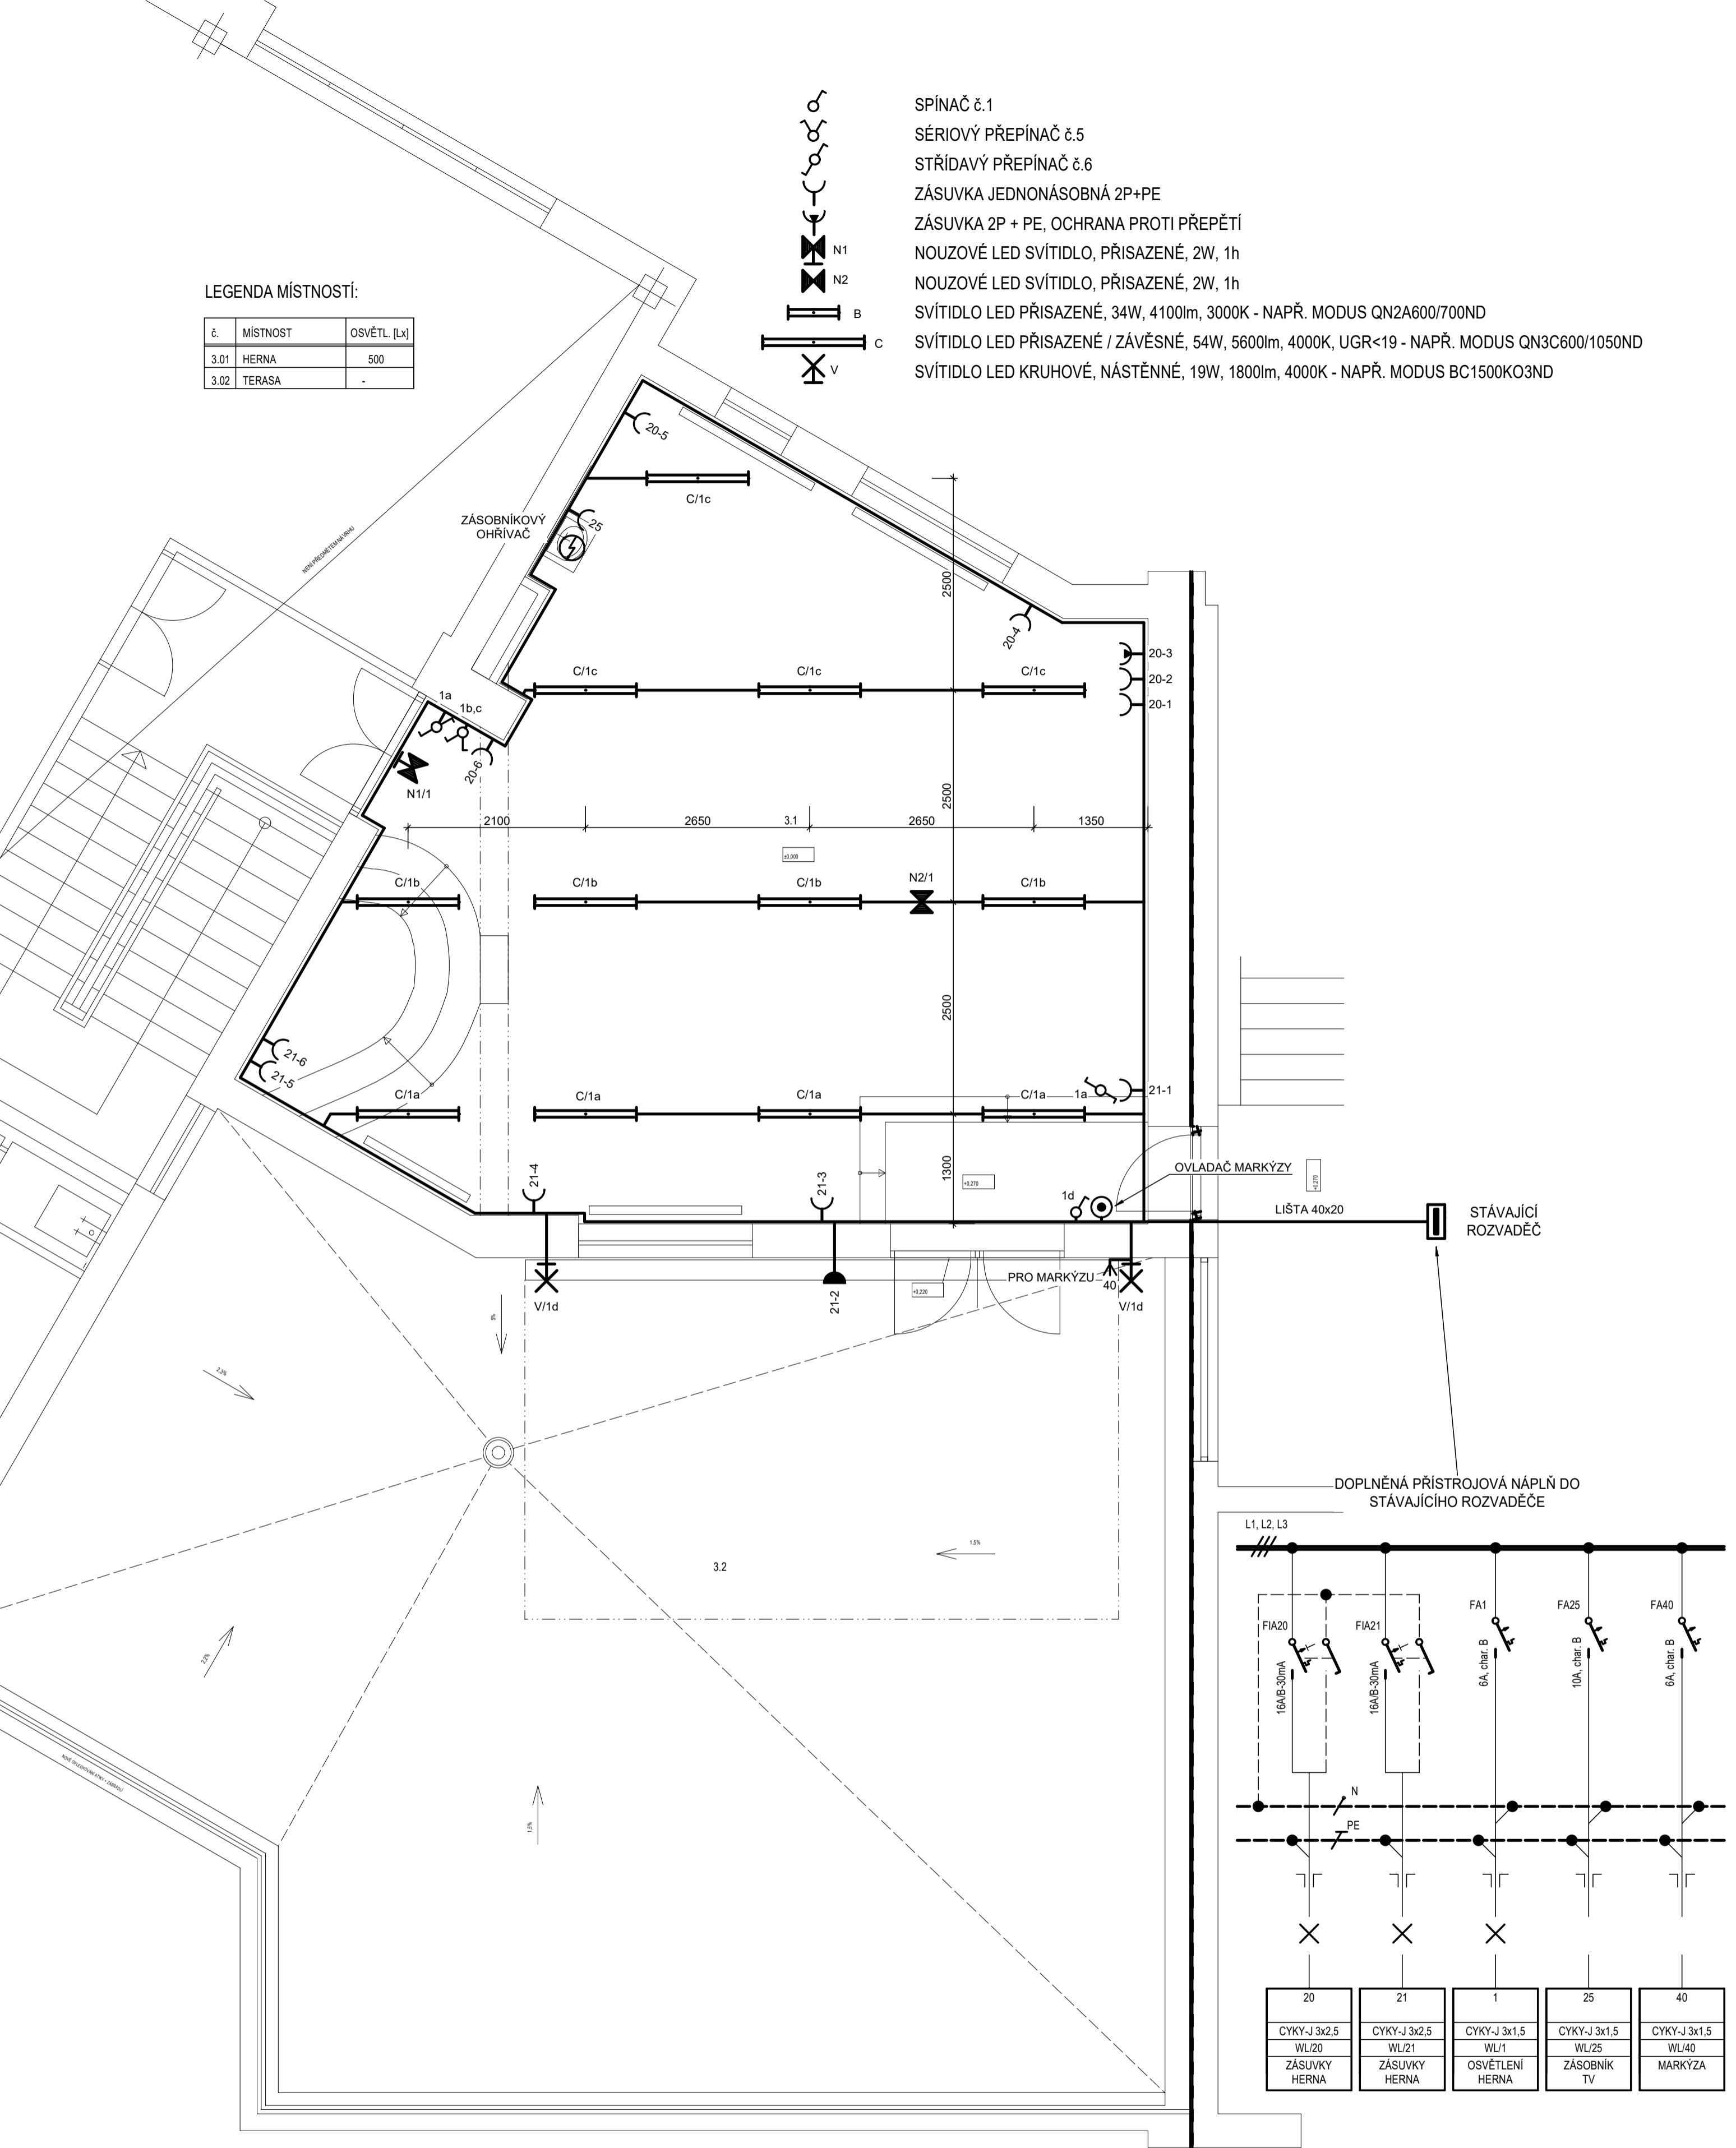

VEDOUČÍ PROJEKTU ING. HÝNEK STIEHL	ZODPOVĚDNÝ PROJ. ING. PAVEL RUS	VYPRACOVAL ING. PAVEL RUS	ZPRACOVATEL DÍLU: Ing. Pavel Rus Křížlice 37 514 01 Jestřábí v Krkonoších Tel: 606 519 073 E-mail: pavelrus@volny.cz
INVESTOR : Základní škola, Trutnov, R. Frimla 816, Rudolfa Frimla 816, 541 01 Trutnov			
OBEC : TRUTNOV		DATUM : 09/2023	
AKCE : ŠKOLA HROU Základní škola, Trutnov, R. Frimla 816 - Stavební úpravy			ZAKÁZKA č. : 2286/22
DÍL PROJEKTU: ELEKTROROZVODY			DOKUMENTACE PRO PROVEDENÍ STAVBY
NÁZEV VÝKRESU : PŮDORYS - HERNA S TERASOU V KRČKU			FORMÁT : 4x4
			MĚŘÍTKO : 1:50
			VÝKRES č. : EL.3