


MOSTNÍ LIST

PŘÍKLAD MOŽNÉHO MOSTNÍHO PROVIZORIA např. typu "JANOUSEK", M 1:50


PŘÍČNÝ ŘEZ

MOSTNÍ PROVIZORIUM 12m

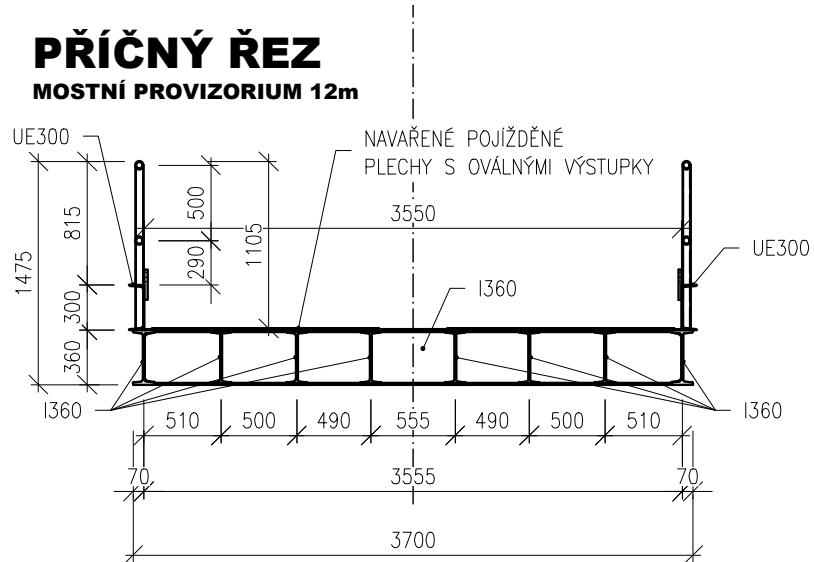


BOČNÍ POHLED

MOSTNÍ PROVIZORIUM 12m

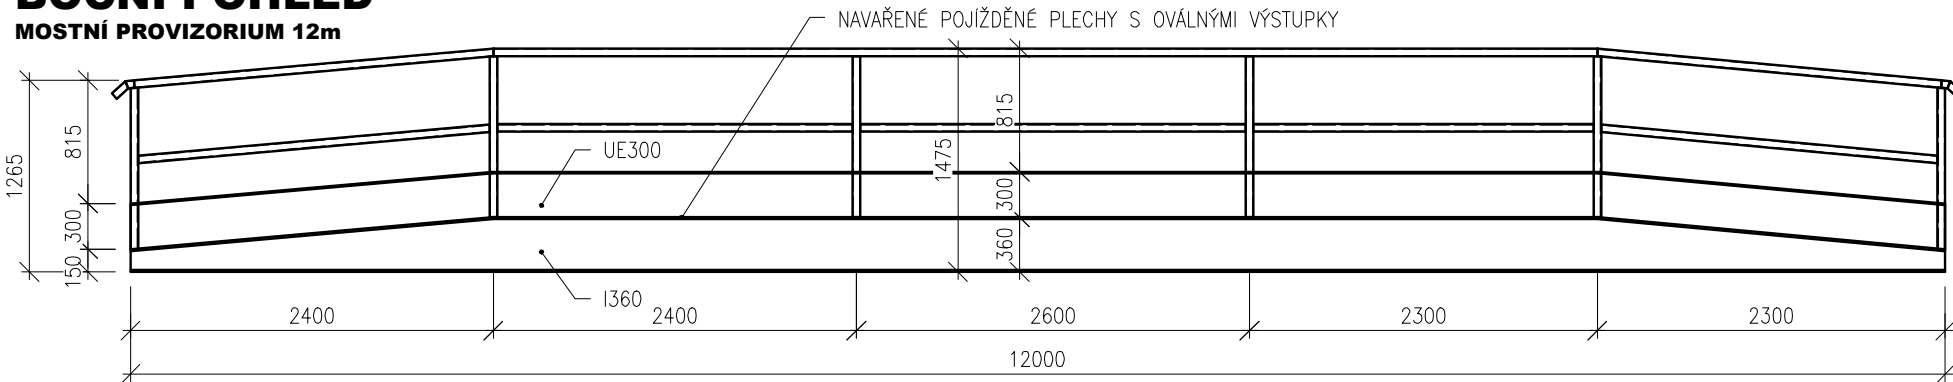

PŮDORYS

MOSTNÍ PROVIZORIUM 12m

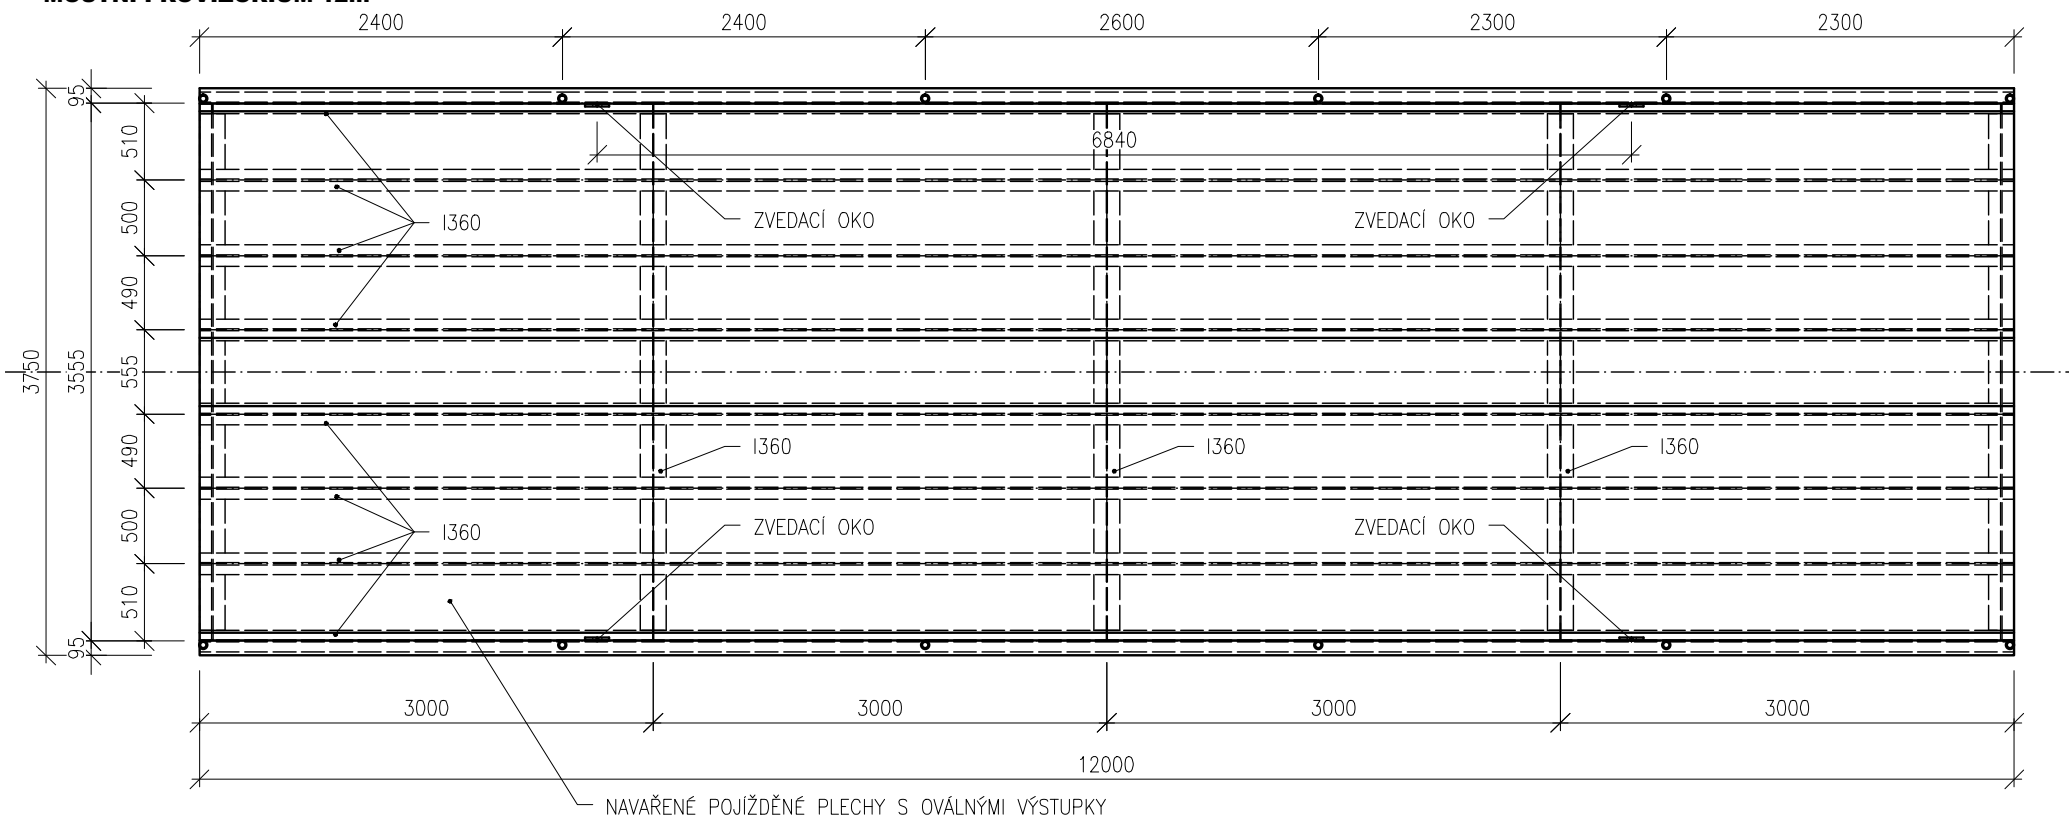

03		
02		
01		
ZMĚNA	POPIS	DATUM



ING. IVAN ŠÍR

PROJEKTOVÁNÍ DOPRAVNÍCH STAVEB a.s.
Haškova 1714/3, 500 02 Hradec Králové, tel: +420 603 181 473, sir@sirivan.cz, www.sirivan.cz

IČ: 287 86 793

Objednatel: Město Trutnov
Slovanské náměstí 165, 541 16 Trutnov

Rekonstrukce mostu ev.č. TRU-227

- kraj:
KRÁLOVÉHRADECKÝ

■ MÚ / OU:
Trutnov

■ stupeň utajení:
bez utajení

■ datum:
10 / 2024

■ zakázkové číslo:
23010

■ stupeň PD:
PDPS
- odpovědný projektant stavby:
Ing. Ivan Šír

■ odpovědný projektant objektu:
Ing. Ivan Šír

■ vypracoval:
Ing. Tomáš Doležal

■ kontroloval:
Ing. Jan Fiala

■ změna číslo:
00

■ měřítko:
1:50

fu
fu
Fiala

SO 901 - PROVIZORNÍ KOMUNIKACE

PŘÍKLAD MOŽNÉHO MOSTNÍHO PROVIZORIA

D.1.9.1.