


DRÁTĚNÝ KABELOVÝ ŽLAB:
EL - PRO SILNOPROUDÉ ROZVODY
SLP - PRO SLABOPROUDÉ ROZVODY
EL, SL - PRO SILNOPROUDÉ A SLABOPROUDÉ ROZVODY
ODĚLENÉ KOVOVOU PŘEPÁŽKOU

ŽLABY NAPOJIT NA POSPOJOVÁNÍ OBJEKTU VODIČEM CYA 6 (zel/žl)

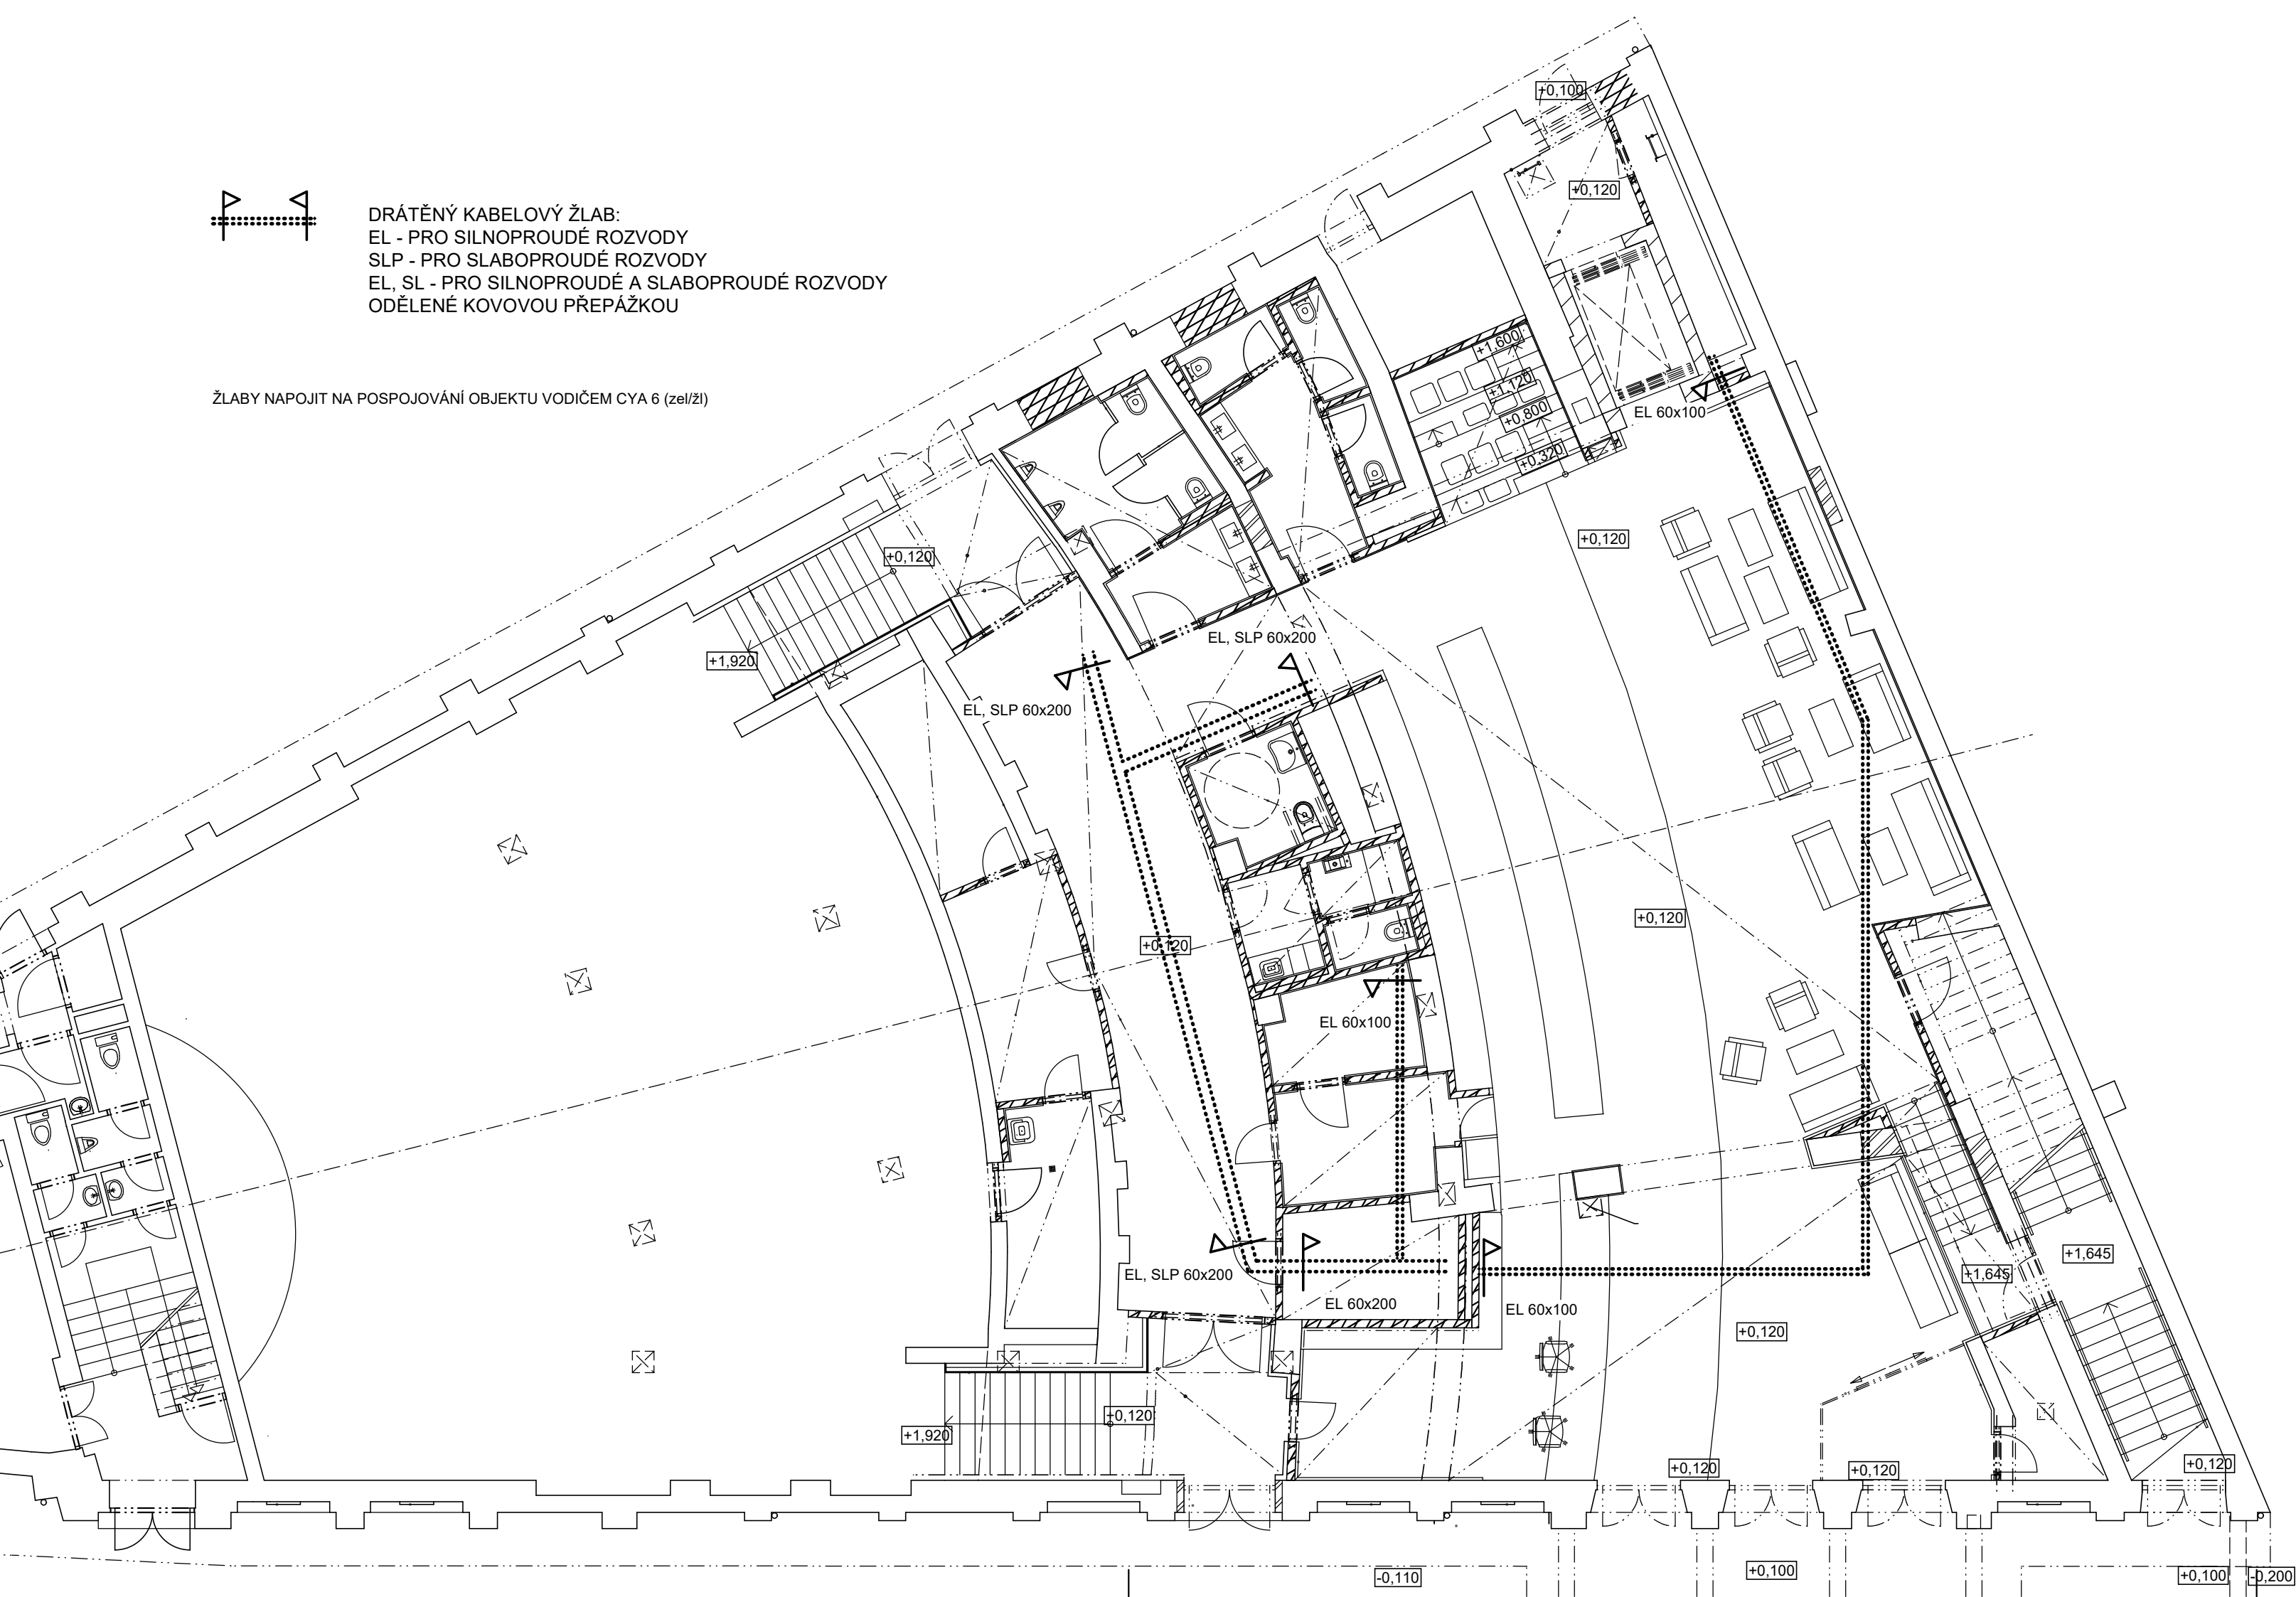

VEDOUCÍ PROJEKTU	ZODPOVĚDNÝ PROJ.	VYPRACOVAL		ZPRACOVATEL DÍLU: Ing. Pavel Rus Křížlice 37 514 01 Jestřebí v Krkonoších Tel: 606 519 073 E-mail: pavelrus@volny.cz
ING. ARCH. MICHAL ROSA	ING. PAVEL RUS	ING. PAVEL RUS		
INVESTOR : MĚSTO TRUTNOV, SLOVANSKÉ NÁMĚSTÍ 165, 541 01 TRUTNOV				
OBEC : TRUTNOV			DATUM : 09/2020	
AKCE :				ZAKÁZKA č. :
TRUTNOV - REKONSTRUKCE KINA VESMÍR Nábřeží Václava Havla 20, na st.p.č. 1053, k.ú. Trutnov				DOKUMENTACE PRO PROVEDENÍ STAVBY
				FORMÁT : 3xA4
DÍL PROJEKTU: ELEKTROROZVODY				MĚŘÍTKO : 1:100
NÁZEV VÝKRESU : PŮDORYS 1.NP - KABELOVÉ TRASY				VÝKRES č.: D.1.4.EL.13